


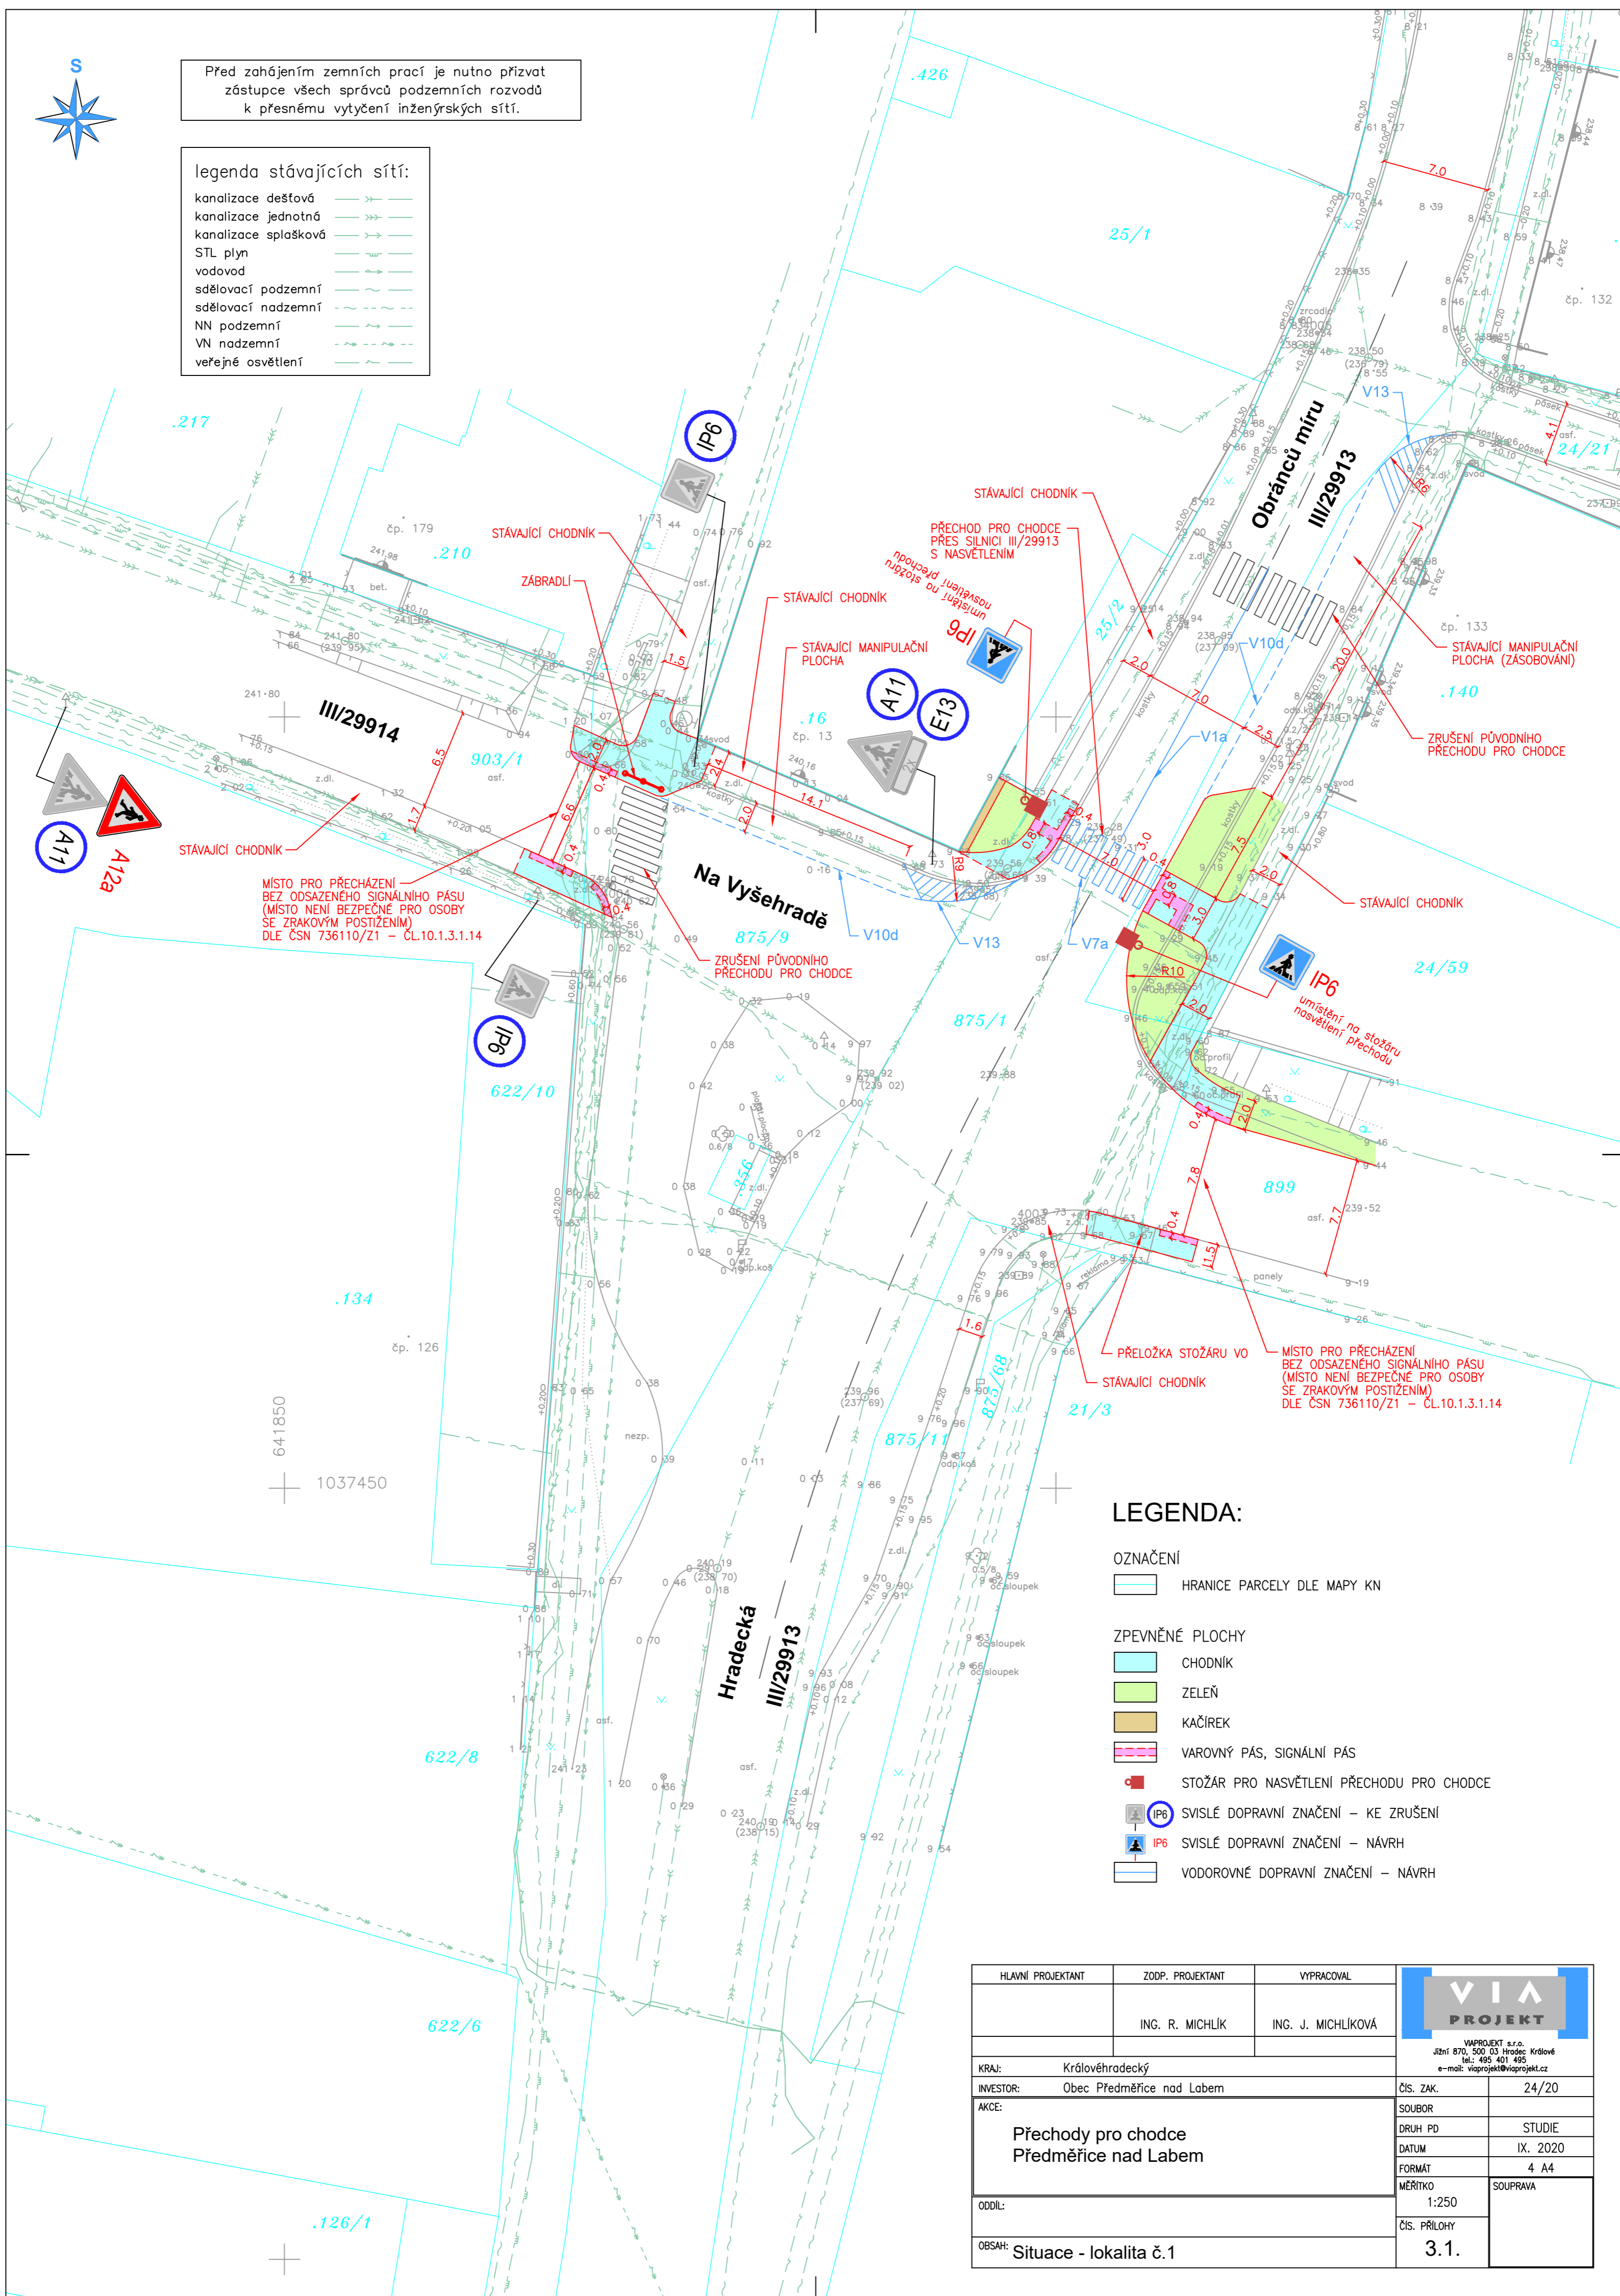

Před zahájením zemních prací je nutno přizvat zástupce všech správců podzemních rozvodů k přesnému vytyčení inženýrských sítí.

legenda stávajících sítí:

- kanalizace dešťová
- kanalizace jednotná
- kanalizace splošková
- STL plyn
- vodovod
- sdělovací podzemní
- sdělovací nadzemní
- NN podzemní
- VN nadzemní
- veřejné osvětlení



LEGENDA:

- OZNAČENÍ
- HRANICE PARCELY DLE MAPY KN
- ZPEVNĚNÉ PLOCHY
- CHODNÍK
 - ZELEŇ
 - KAČÍREK
 - VAROVNÝ PÁS, SIGNÁLNÍ PÁS
 - STOŽÁR PRO NASVĚTLENÍ PŘECHODU PRO CHODCE
 - SVISLÉ DOPRAVNÍ ZNAČENÍ – KE ZRUŠENÍ
 - SVISLÉ DOPRAVNÍ ZNAČENÍ – NÁVRH
 - VODOROVNÉ DOPRAVNÍ ZNAČENÍ – NÁVRH

HLAVNÍ PROJEKTANT	ZODP. PROJEKTANT	VYPRACOVAL	
	ING. R. MICHLÍK	ING. J. MICHLIKOVÁ	
KRAJ:	Královéhradecký		VIA PROJEKT s.r.o. Jižní 870, 500 03 Hradec Králové tel.: 495 401 495 e-mail: viaprojekt@viaprojekt.cz
INVESTOR:	Obec Předměřice nad Labem		ČÍS. ZAK. 24/20
AKCE:	Přechody pro chodce Předměřice nad Labem		SOUBOR DRUH PD STUDIE
			DATUM IX. 2020
			FORMÁT 4 A4
ODDL:			MĚŘÍTKO 1:250
			SOUPRAVA
OBSAH:	Situace - lokalita č.1		ČÍS. PŘÍLOHY 3.1.